


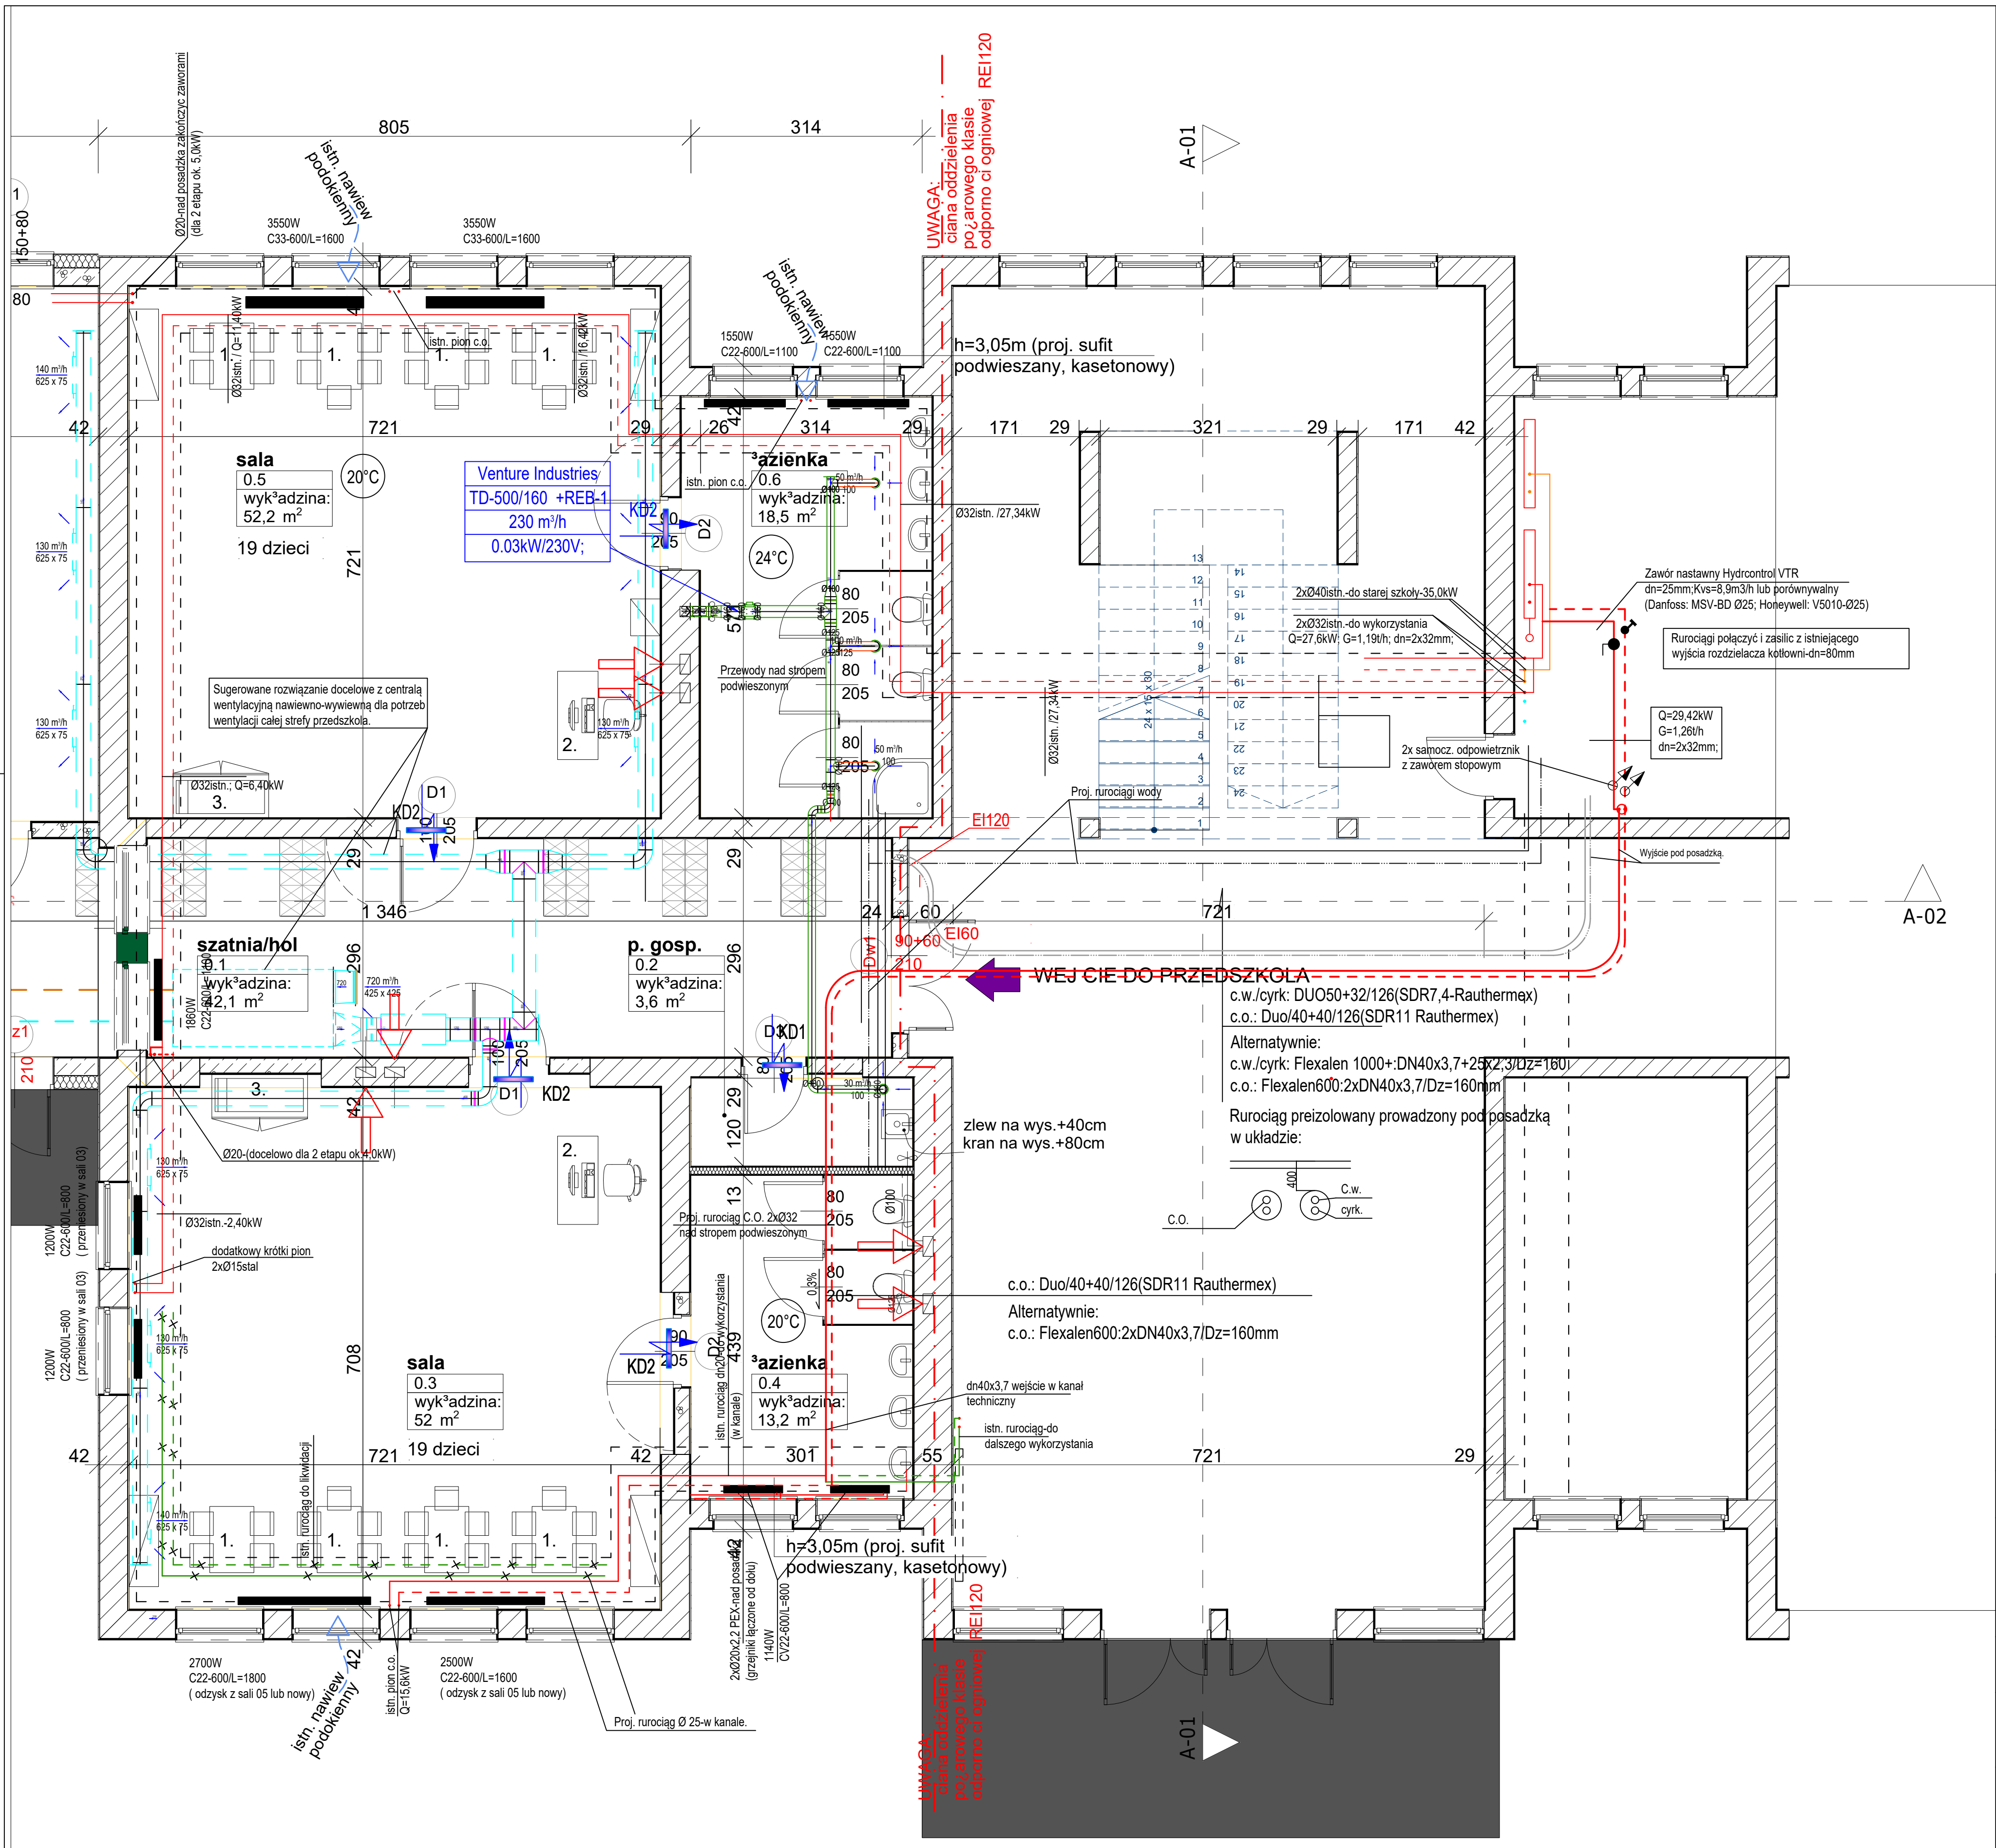

OZNACZENIA			
Kratki w dolnej cz. drzwi KD1: 200cm2 KD2: 300cm2 Kanal wentylacji mechanicznej wywiewnej-sanitarny Istn. kratki wywiewne wentylacji grawitacyjnej Istn. rurociągi c.o. Istn. rurociągi c.o.-do likwidacji/wylaczenia Proj. rurociągi c.o. Grzejniki			
Pracownia Projektowa Termo , mgr inż. Grzegorz Kalinowski 10-430 Olsztyn, ul. Kołobrzeska 28/4, tel. 600 299 402 NIP: 7391059069			
PROJEKT WYKONAWCZY			
Branża : INSTALACJE SANITARNE			
Temat: Przystosowanie sal lekcyjnych na potrzeby 2 oddziałów przedszkolnych w budynku szkoły podstawowej w Gietrzwałdzie		Objekt: Szkoła Podstawowa w Gietrzwałdzie	
Inwestor: Gmina Gietrzwałd		Adres: ul. Olsztyńska 2, 11-036 Gietrzwałd	
Projektant: mgr inż. Grzegorz Kalinowski UB: 234/88/OL		Sprawdził: mgr inż. Zbigniew Kasprzowicz. UB: 87/86/OL	
Tytuł rysunku: Instalacja wentylacyjna i ogrzewanie- Rzut przyziemia-wariant z zastosowaniem rurociągów podposadzkowych w korytarzu.		Skala 1:50	Data : 13.03.2018
			S-2A.